


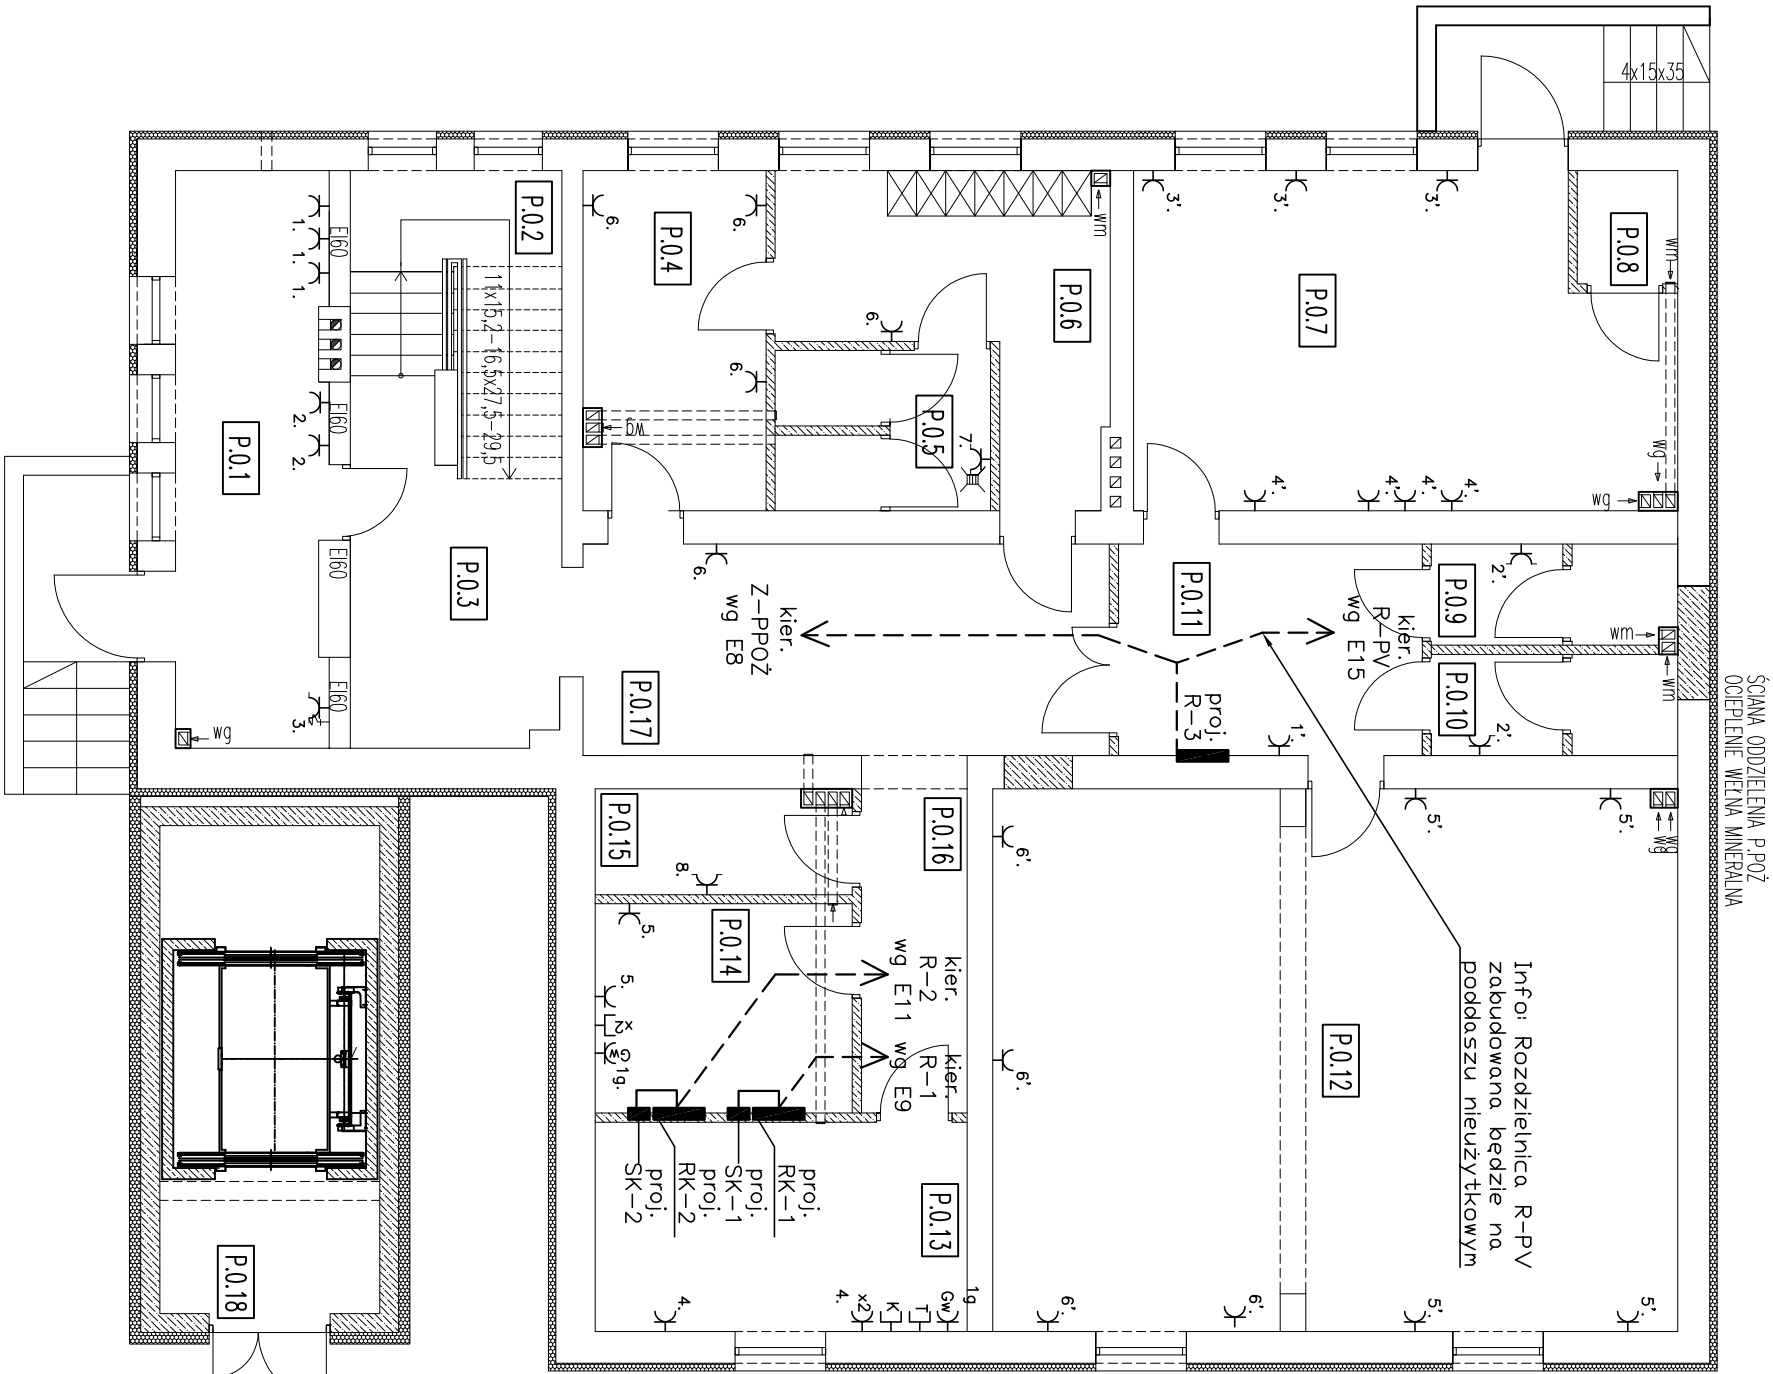

NR	POMIESZCZENIE
P.0.1	KOTŁOWNIA
P.0.2	KIATKA SCHODOWA
P.0.3	KOMUNIKACJA
P.0.4	POKÓJ SOCJALNY PRACOWNIKÓW
P.0.5	WEZEŁ SANITARNY PRACOWNIKÓW
P.0.6	SZATNIA PRACOWNIKÓW
P.0.7	POMIESZCZENIE TECHNICZNE
P.0.8	POMIESZCZENIE PORZĄDKOWE
P.0.9	W.C. Z PRZEDSIÓNKIEM
P.0.10	W.C. Z PRZEDSIÓNKIEM
P.0.11	KORYTARZ
P.0.12	POMIESZCZENIE TECHNICZNE
P.0.13	POMIESZCZENIE TECHNICZNE
P.0.14	SERWEROWNIA
P.0.15	POMIESZCZENIE ODPADÓW MEDYCZNYCH
P.0.16	KORYTARZ
P.0.17	KORYTARZ
P.0.18	WINDA Z PRZEDSIÓNKIEM

LEGENDA INSTALACJI ELEKTRYCZNEJ I LOGICZNEJ

R-1, R-1.1, R-2, R-3	Proj. rozdzielnica niskiego napięcia
RK-1, RK-2	Proj. rozdzielnice napięcia gwarantowanego
R-PV	Proj. rozdzielnica instalacji fotowoltaicznej
SK-1, SK-2	Proj. szafy krosowe instalacji logicznej
⌋	Gniazdo 230V, 16A, p/t
⌋Gw	Gniazdo 230V, 16A, napięcie gwarantowane
⌋	Gniazdo 230V, 16A, p/t hermetyczne
⌋	Gniazdo logiczne (K – komputer, T – telefon, D – drukarka)
↗	Wypust zasilający 230/400V
1,2,3...	Numery obwodów w rozdzielnicy R-1
1',2',3'...	Numery obwodów w rozdzielnicy R-3
1g,2g,3g...	Numery obwodów w rozdzielnicy RK-1

NAZWA OBIEKTU	ZMIANA SPOSOBU UŻYTKOWANIA BUDYNKU BRZĘD SZKOCY POSTANOWIENIE NA BUDYNEK SŁUŻBY ZDROWIA WRAZ Z JEJĄ ROZBUDOWĄ I PRZEBUDOWĄ	
INWESTOR	GMINA PANKÓW, PANKÓW 56, 27-225 PANKÓW	
ADRES OBIEKTU	dz. nr ew. 181/3, 182, 183/2, Jed. ewid. 261104_2 PANKÓW, Obr. 0002 STARY BOSTÓW	
PRZEDMIOT	INSTALACJA GWIAZD WTYCZKOWYCH I WPYUSTÓW ZASILAJĄCYCH, INSTALACJA LOGICZNA	
JEDNOSTKA PROJEKTOWA	ABC, USŁUGI KREŚLARSKIE I PROJEKTOWE tel. 501521298 Mgr inż. Monika Ferchel Kroków 25A, 27-225 Panków	SKALA 1:100
PROJEKTANT	mgr inż. Jacek Niziołek	mgr inż. Jacek Niziołek
SPRACOWUJĄCY	mgr inż. Robert Angulo	mgr inż. Jacek Niziołek
	upr. nr ewid. SMK/0237/PBE/16	02.2023