


ZESTAWIENIE POMIESZCZEŃ I PIĘTRA	
NR	POMIESZCZENIE
P.2.1	KOMUNIKACJA
P.2.2	WC Z PRZEDSIÓDKIEM PACJENTÓW
P.2.3	POMIESZCZENIE PORZĄDKOWE
P.2.4	KŁATKA SCHODOWA
P.2.5	KORYTARZ – POCCZEKANIA
P.2.6	GABINET STOMATOLOGICZNY
P.2.7	GABINET ZABIEGOWY
P.2.8	REJESTRACJA GINEKOLOG
P.2.9	GABINET GINEKOLOGICZNY
P.2.10	WC ZEŁ SANITARNY PRZY GABINETE GINEKOLOGICZNYM
P.2.11	GABINET USG, EKG
P.2.12	GABINET LEKARSKI – LEKARZ RODZINNY
P.2.13	GABINET LEKARSKI – LEKARZ RODZINNY
P.2.14	GABINET POBRABI LABORATORYJNYCH
P.2.15	WINDA Z PRZEDSIÓDKIEM

LEGENDA INSTALACJI ELEKTRYCZNEJ I LOGICZNEJ

R-1, R-1.1, R-2, R-3	Proj. rozdzielnica niskiego napięcia
RK-1, RK-2	Proj. rozdzielnice napięcia gwarantowanego
⌋	Gniazdo 230V, 16A, p/t
⌋Gw	Gniazdo 230V, 16A, napięcie gwarantowane
⌋	Gniazdo 230V, 16A, p/t hermetyczne
⌋	Gniazdo logiczne (K – komputer, T – telefon, D – drukarka)
↗	Wypust zasilający 230/400V
1,2,3...	Numer obwodów w rozdzielnicy R-1.1
1g,2g,3g...	Numer obwodów w rozdzielnicy RK-1

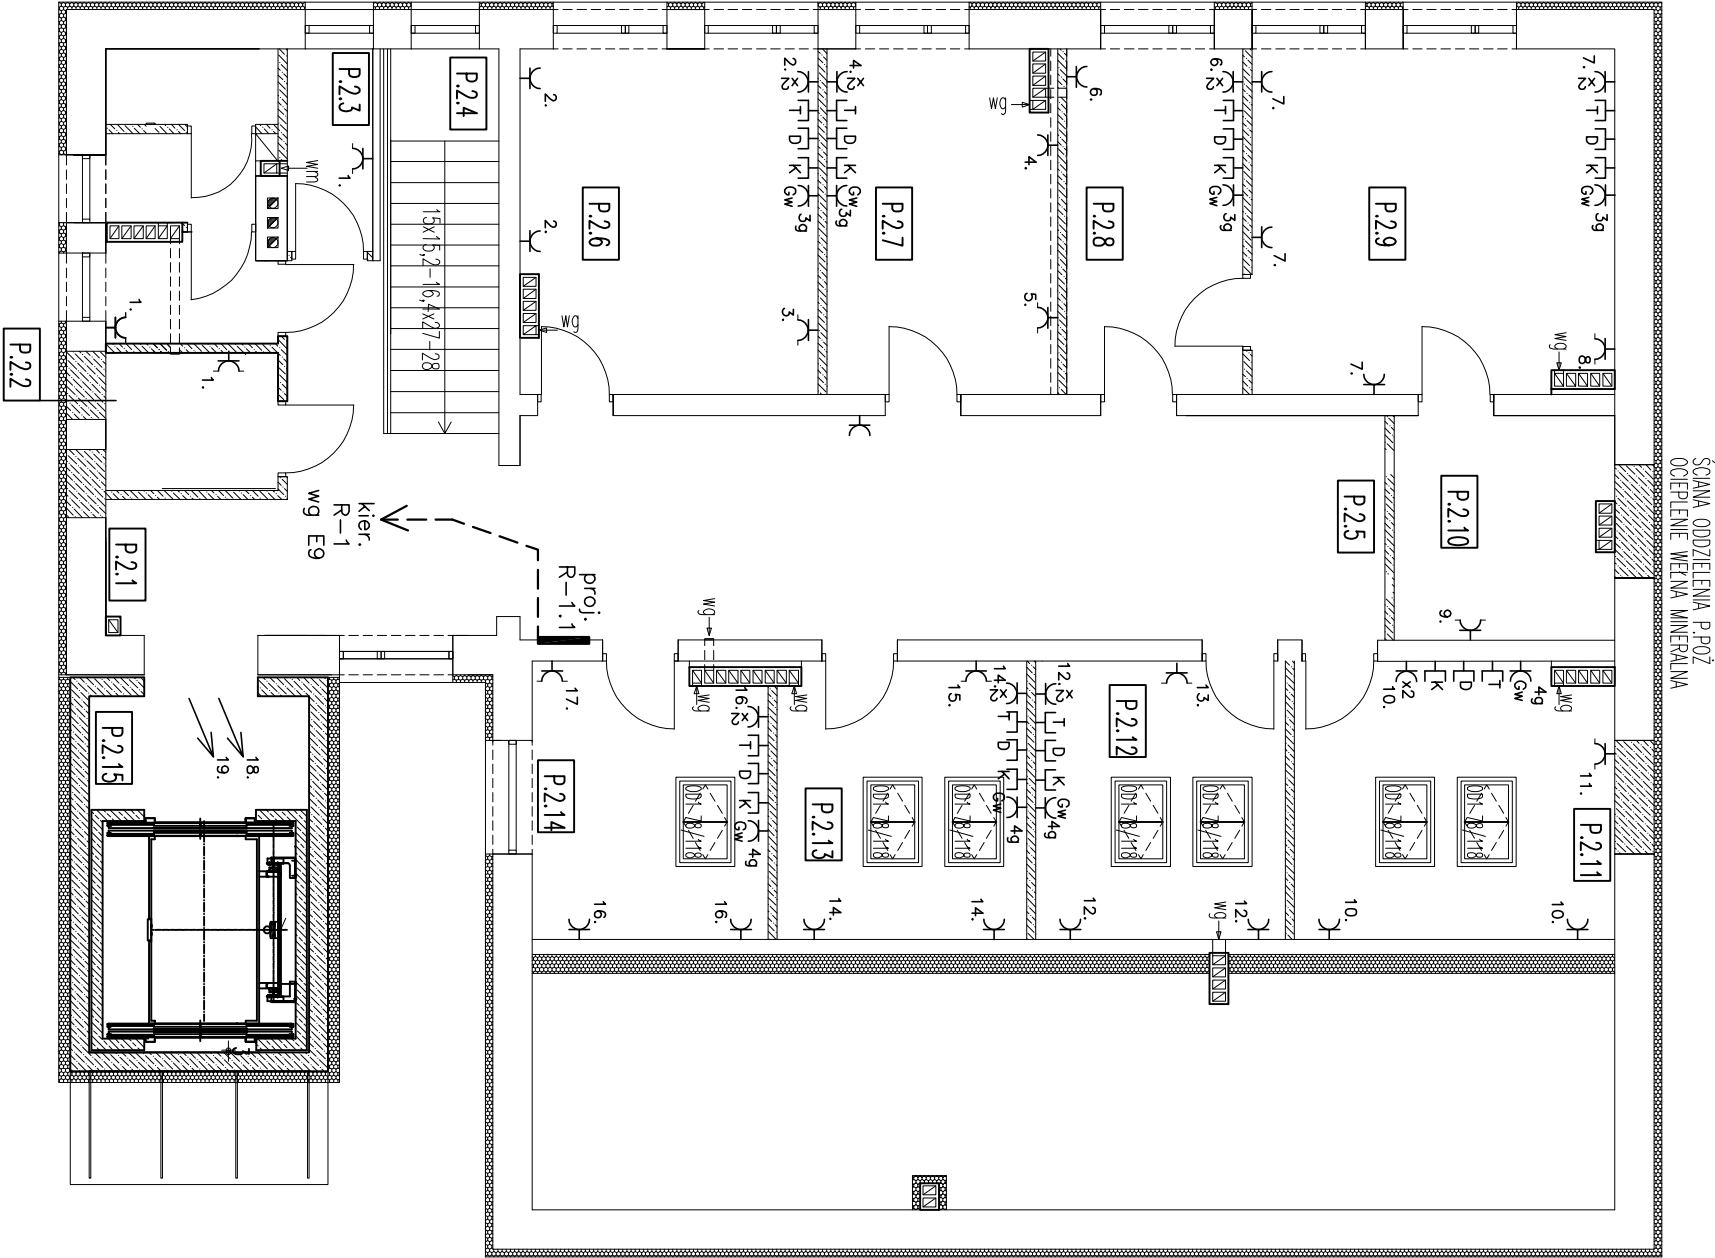

NAZWA OBIEKTU		ZMIANA SPOSOBU UŻYTKOWANIA BUDYNKU BRZĘŁ SZKOCY POSTANOWIENI NA BUDYNEK SŁUŻBY ZDROWIA WRAZ Z JEJĄ ROZBUDOWĄ I PRZEBUDOWĄ	
INWESTOR	GMINA PANKÓW, PANKÓW 56, 27-225 PANKÓW		
ADRES OBIEKTU	dz. nr ew. 181/3, 182, 183/2, Jed. ewid. 261104_2 PANKÓW, Obr. 0002 STARY BOSTÓW		
PRZEDMIOT	INSTALACJA GWIAZD WTYCZKOWYCH I WPYUSTÓW ZASILAJĄCYCH, INSTALACJA LOGICZNA	RPS. E3	
JEDNOSTKA PROJEKTOWA	ABC. USŁUGI KREŚLARSKIE I PROJEKTOWE tel. 501521298 Mgr inż. Monika Perchiel Krojów 25A, 27-225 Panków	SKALA 1:100	
PROJEKTANT	mgr inż. Jacek Nowak	mgr inż. Jacek Nowak	02.2023
SPRACOWUJĄCY	mgr inż. Robert Angulo	mgr inż. Jacek Nowak	02.2023