

RZUT PARTERU

1:100

ZESTAWIENIE POMIESZCZEŃ PARTERU

NR	POMIESZCZENIE
P.1.1	KOMUNIKACJA
P.1.2	WC Z PRZEDSIÓNKIEM PACJENTÓW
P.1.3	KŁATKA SCHODOWA
P.1.4	KORTARZ – POCZĘKAŁNA
P.1.5	REJESTRACJA – KARTOTEKA
P.1.6	KORTARZ – POCZĘKAŁNA
P.1.7	GABINET SZCZEPIEŃ
P.1.8	GABINET DZIECI ZDROWYCH/CHOROCH
P.1.9	WEŻEL SANITARNY DLA DZIECI
P.1.10	POMIESZCZENIE PORZĄDKOWE
P.1.11	W.C. Z PRZEDSIÓNKIEM PERSONELU
P.1.12	GABINET LEKAŃSKI – LEKARZ RODZINNY
P.1.13	KORTARZ – POCZĘKAŁNA
P.1.14	POMIESZCZENIE SOCJALNE PRAC. PUNKTU APTECZNEGO
P.1.15	MAGAZYN PUNKTU APTECZNEGO
P.1.16	W.C. Z PRZEDSIÓNKIEM PRAC. PUNKTU APTECZNEGO
P.1.17	PUNK PRZJĘĆ TOWARU
P.1.18	PUNK APTECZNY – SALA OBSŁUGI KLIENŃA
P.1.19	WINDA Z PRZEDSIÓNKIEM


LEGENDA INSTALACJI OŚWIETLENIOWEJ

- APlafonier nastropowy LED 16W, 1760lm, 4000K, IP54
- BPlafonier nastropowy LED 20W, 2160lm, 4000K, IP54
- CPlafonier nastropowy LED 35W, 2910lm, 4000K, IP54
- DOprowa do oświetlenia luster LED 1x9W, 530lm, 4000K, IP44
- EOprowa nastropowa LED 1x37W, 4500lm, 4000K IP20
- FOprowa nastropowa LED 1x18W, 1330lm, 4000K IP20
- GOprowa LED oświetlenia ewakuacyjnego, 3W, 1h, 185lm.
- HOprowa LED oświetlenia ewakuacyjnego z piktogramem, 1W, 1h
- IOprowa LED oświetlenia ewakuacyjnego – zewnętrzna, 1W, 110lm, 1h, IP66
- Łącznik jednobiegunowy

Łącznik jednobiegunowy hermetyczny

Łącznik schodowy

Łącznik świecznikowy

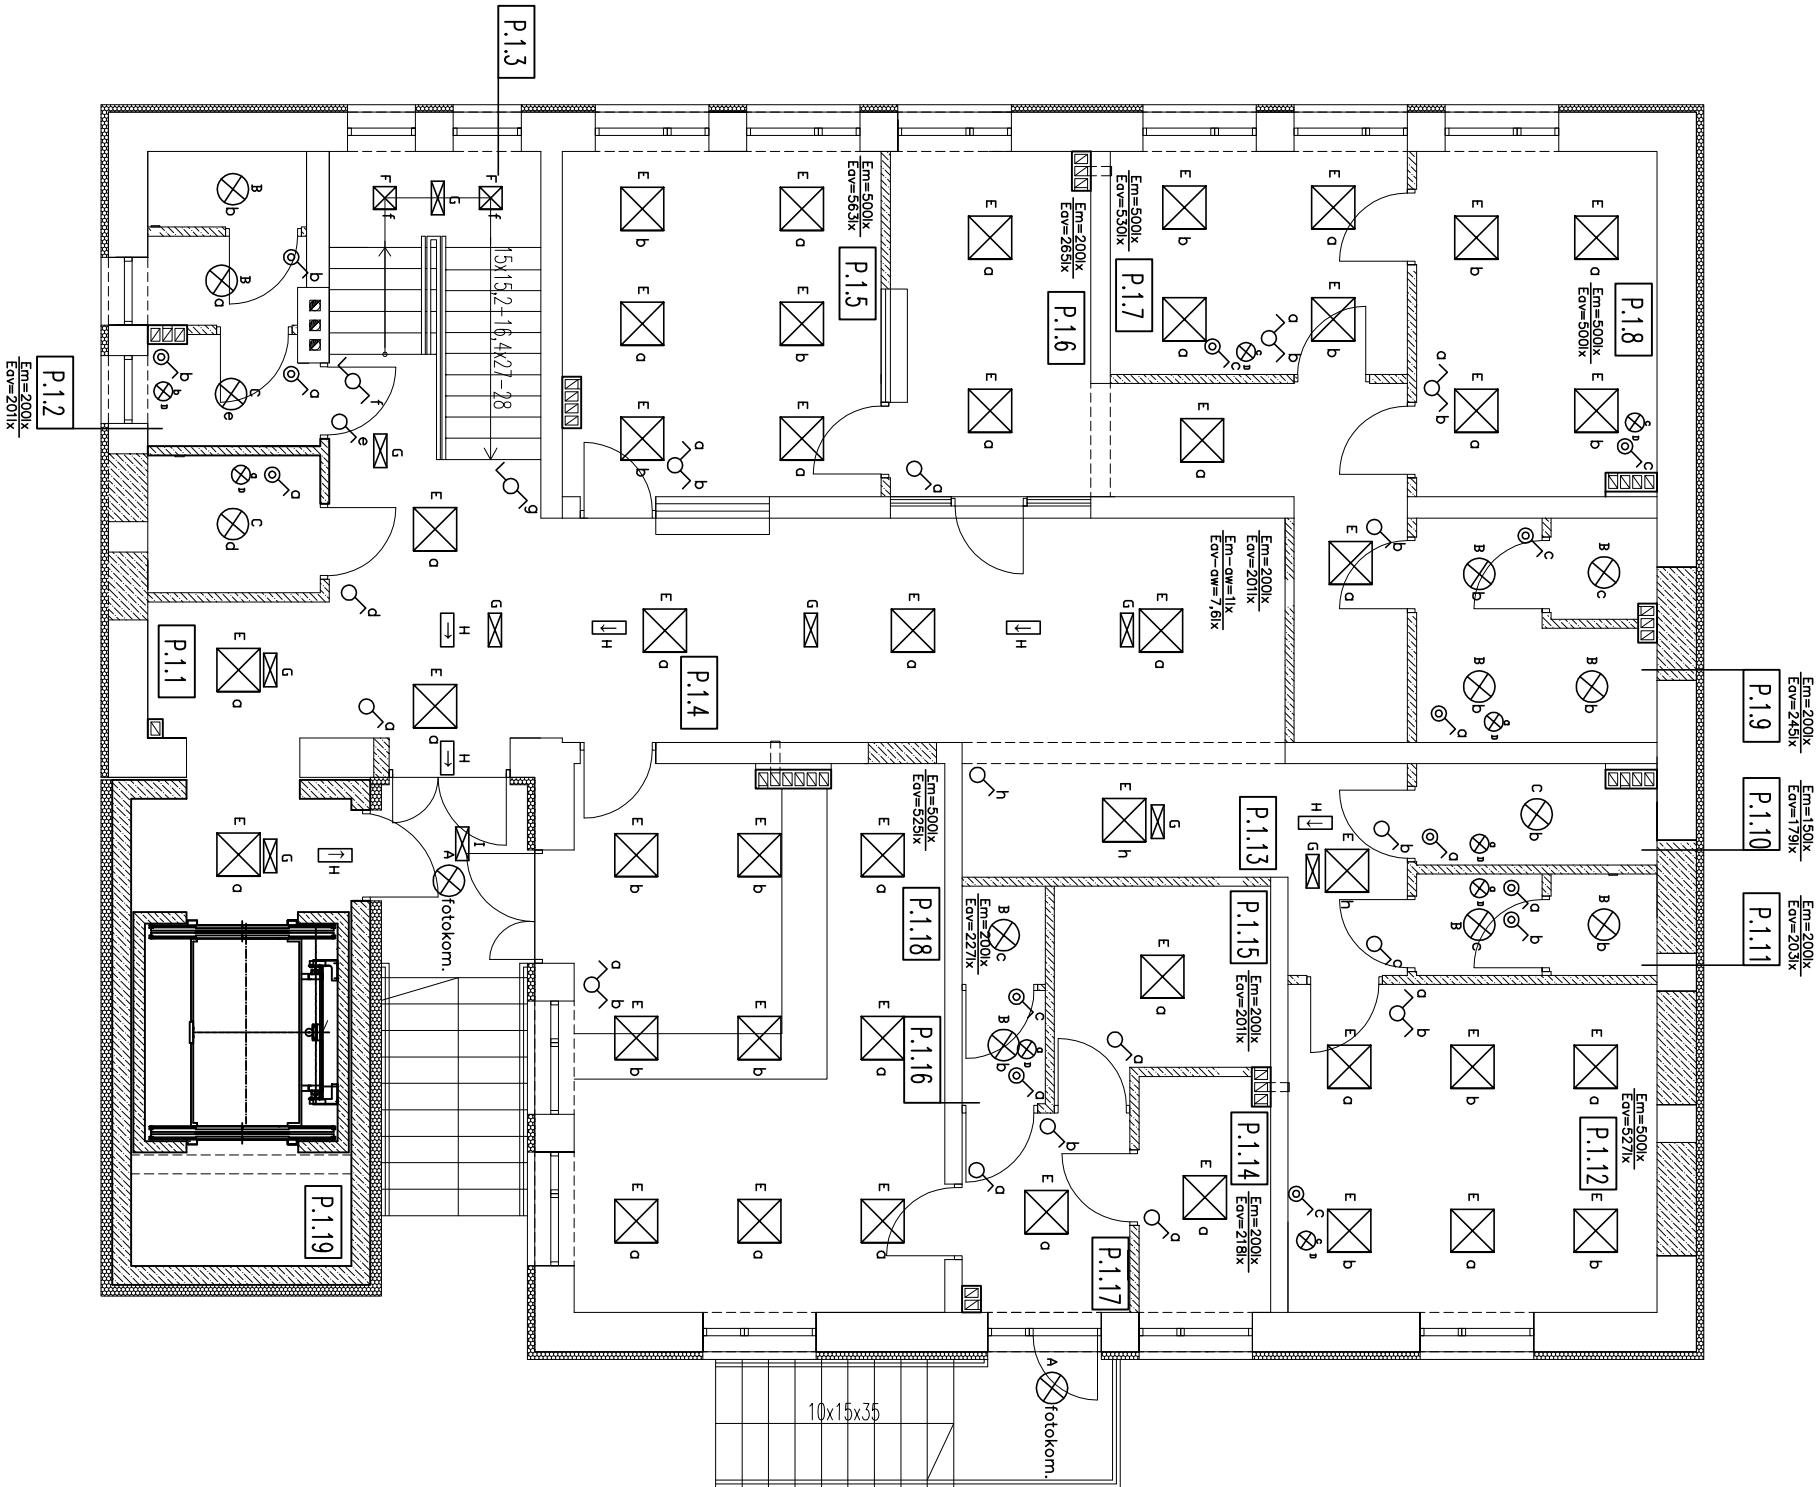

NAZWA OBIEKTU	ZMIANA SPOSOBU UŻYTKOWANIA BUDYNKU BRĘŁ SZKOLNY POSTANOWIENIE NA BUDYNEK SŁUŻBY ZDROWIA WRAZ Z JEJĄ ROZBUDOWĄ I PRZEBUDOWĄ		
INWESTOR	GMINA PANKÓW, PANKÓW 56, 27-225 PANKÓW		
ADRES OBIEKTU	dz. nr ew. 181/3, 182, 183/2, Jed. ewid. 261104_2 PANKÓW, Obr. 0002 STARY BOSTÓW		
PRZEDMIOT	INSTALACJA OŚWIELENIOWA		
JEDNOSTKA PROJEKTOWA	ABC, USŁUGI KREŚLARSKIE I PROJEKTOWE tel. 501521298 Mgr inż. Monika Perchiel Kroków 25A, 27-225 Panków	SKALA 1:100	
PROJEKTANT	mgr inż. Jacek Nowak	mgr inż. Jacek Nowak	02.2023
SPRACOWUJĄCY	mgr inż. Robert Angulo	mgr inż. Jacek Nowak	02.2023