


RZUT I PIĘTRA.
1:50

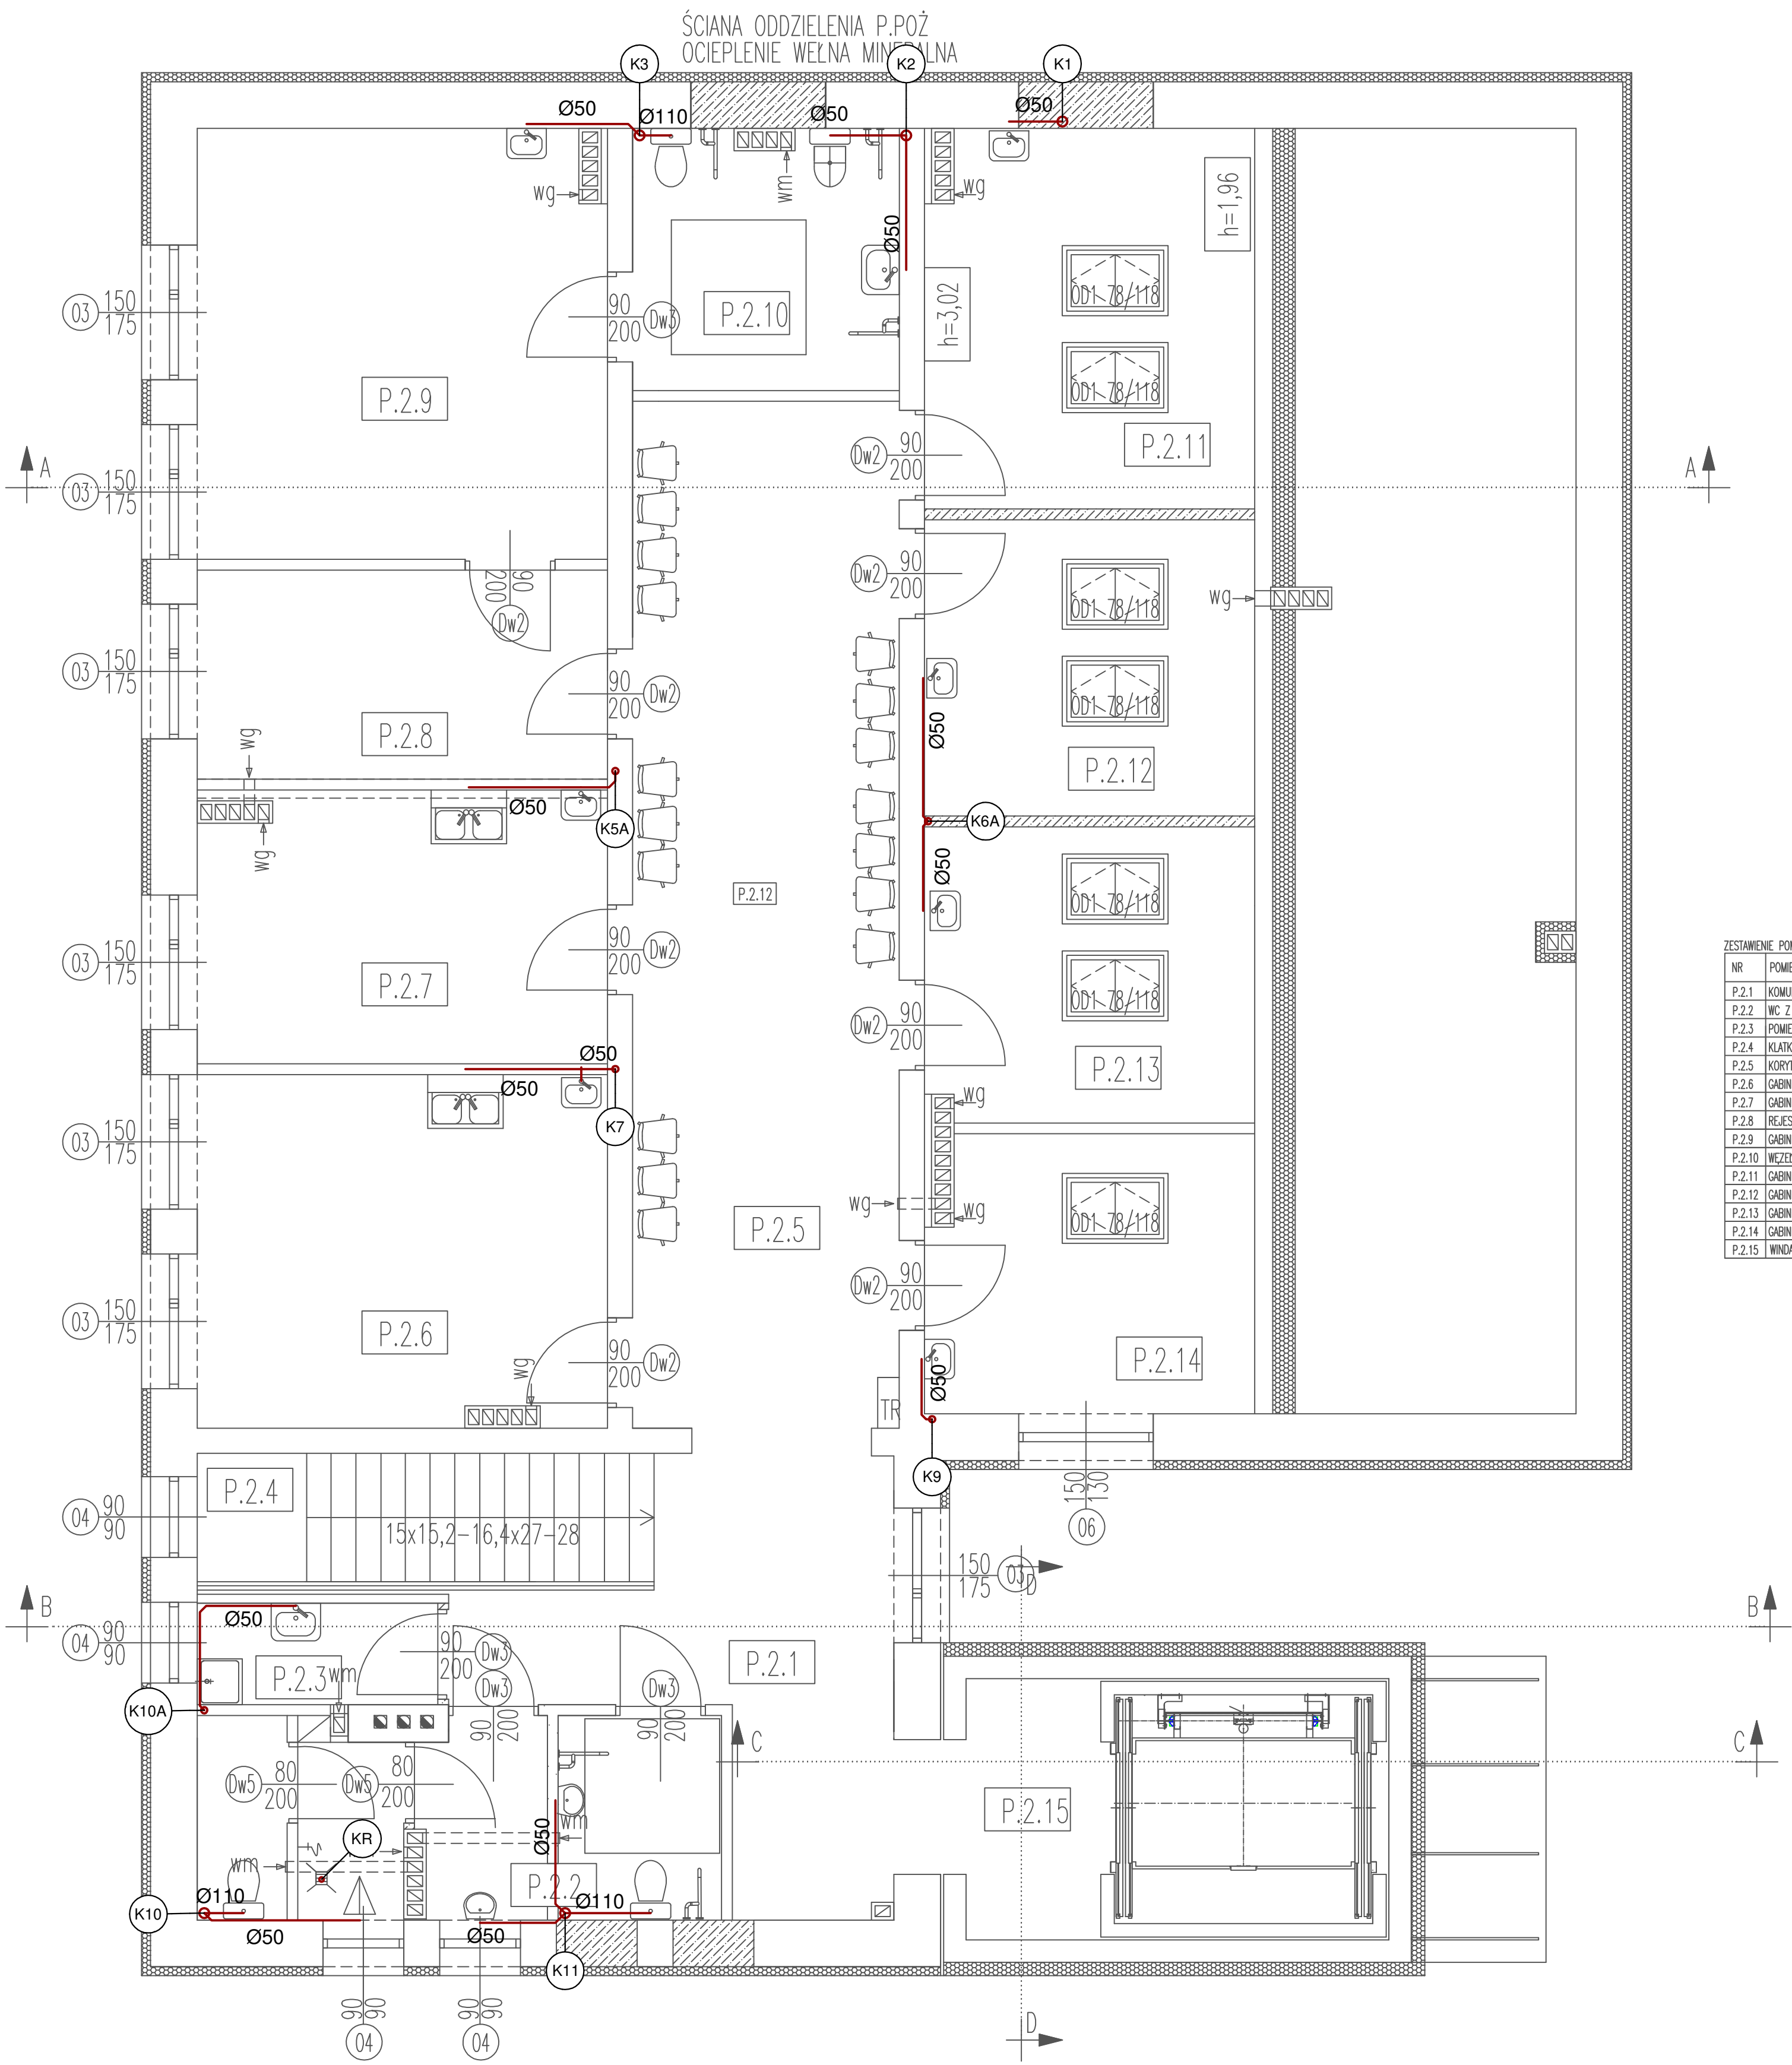

ZESTAWIENIE POMIESZCZEŃ I PIĘTRA		
NR	POMIESZCZENIE	POSADZKI
P.2.1	KOMUNIKACJA	WYKŁADZINA TYPU TARKET
P.2.2	WC Z PRZEDSIONKIEM PACJENTÓW	PLYTKI CERAMICZNE
P.2.3	POMIESZCZENIE PORZĄDKOWE	PLYTKI CERAMICZNE
P.2.4	KLATKA SCHODOWA	WYKŁADZINA TYPU TARKET
P.2.5	KORYTARZ – POCZEKALNA	WYKŁADZINA TYPU TARKET
P.2.6	GABINET STOMATOLOGICZNY	WYKŁADZINA TYPU TARKET
P.2.7	GABINET ZABIEGOWY	WYKŁADZINA TYPU TARKET
P.2.8	REJESTRACJA GINEKOLOG	WYKŁADZINA TYPU TARKET
P.2.9	GABINET GINEKOLOGICZNY	WYKŁADZINA TYPU TARKET
P.2.10	WĘZEL SANITARNY PRZY GABINETE GINEKOLOGICZNYM	PLYTKI CERAMICZNE
P.2.11	GABINET USG, EKG	WYKŁADZINA TYPU TARKET
P.2.12	GABINET LEXARSKI – LEKARZ RODZINNY	WYKŁADZINA TYPU TARKET
P.2.13	GABINET LEXARSKI – LEKARZ RODZINNY	WYKŁADZINA TYPU TARKET
P.2.14	GABINET POBRWAŃ LABORYJNYCH	WYKŁADZINA TYPU TARKET
P.2.15	WINDA Z PRZEDSIONKIEM	PLYTKI CERAMICZNE
SUMA:		213,01

NAZWA OBIEKTU	ZMIANA SPOSOBU UŻYTKOWANIA BUDYNKU BYŁEJ SZKOŁY PODSTAWOWEJ NA BUDYNEK SŁUŻBY ZDROWIA WRAZ Z JEGO ROZBUDOWĄ I PRZEBUDOWĄ	
INWESTOR	GMINA PAWLÓW, PAWLÓW 56, 27-225 PAWLÓW	
ADRES OBIEKTU	dz. nr ew. 181/3, 182, 183/2, Jed. ewid. 261104_2 PAWLÓW, Obr. 0002 STARY BOSTÓW	
PRZEDMIOT	RZUT PIĘTRA – INSTALACJA KANALIZACJI SANITARNEJ	rys. WK6
JEDNOSTKA PROJEKTOWA	ABC. USŁUGI KREŚLARSKIE I PROJEKTOWE tel. 501521298 Mgr inż. Monika Perchel Krajków 25A, 27-225 Pawłów	SKALA 1:50
PROJEKTOWAŁ:	mgr inż. PAWEŁ ŚMIECH, upr. nr ewid. KL-56/2002	02.2023
SPRAWDZIŁ:	mgr inż. IWONA ZAŁUŃSKA, upr. nr ewid. SWK/0057/POOS/07	02.2023